


LEGENDA:

- 1 - pomieszczenie biurowe 16,77 m²
- 2 - pomieszczenie biurowe 15,65 m²
- 3 - magazyn biurowy 9,24 m²
- 4 - korytarz 13,63 m²
- 5 - łazienka 4,06 m²
- 6 - pomieszczenie socjalne 5,51 m²
- 7 - sala narad 15,01 m²
- 8 - pom. gospodarcze 0,96 m²
- Razem powierzchnia wewnętrzna: 80,83 m²

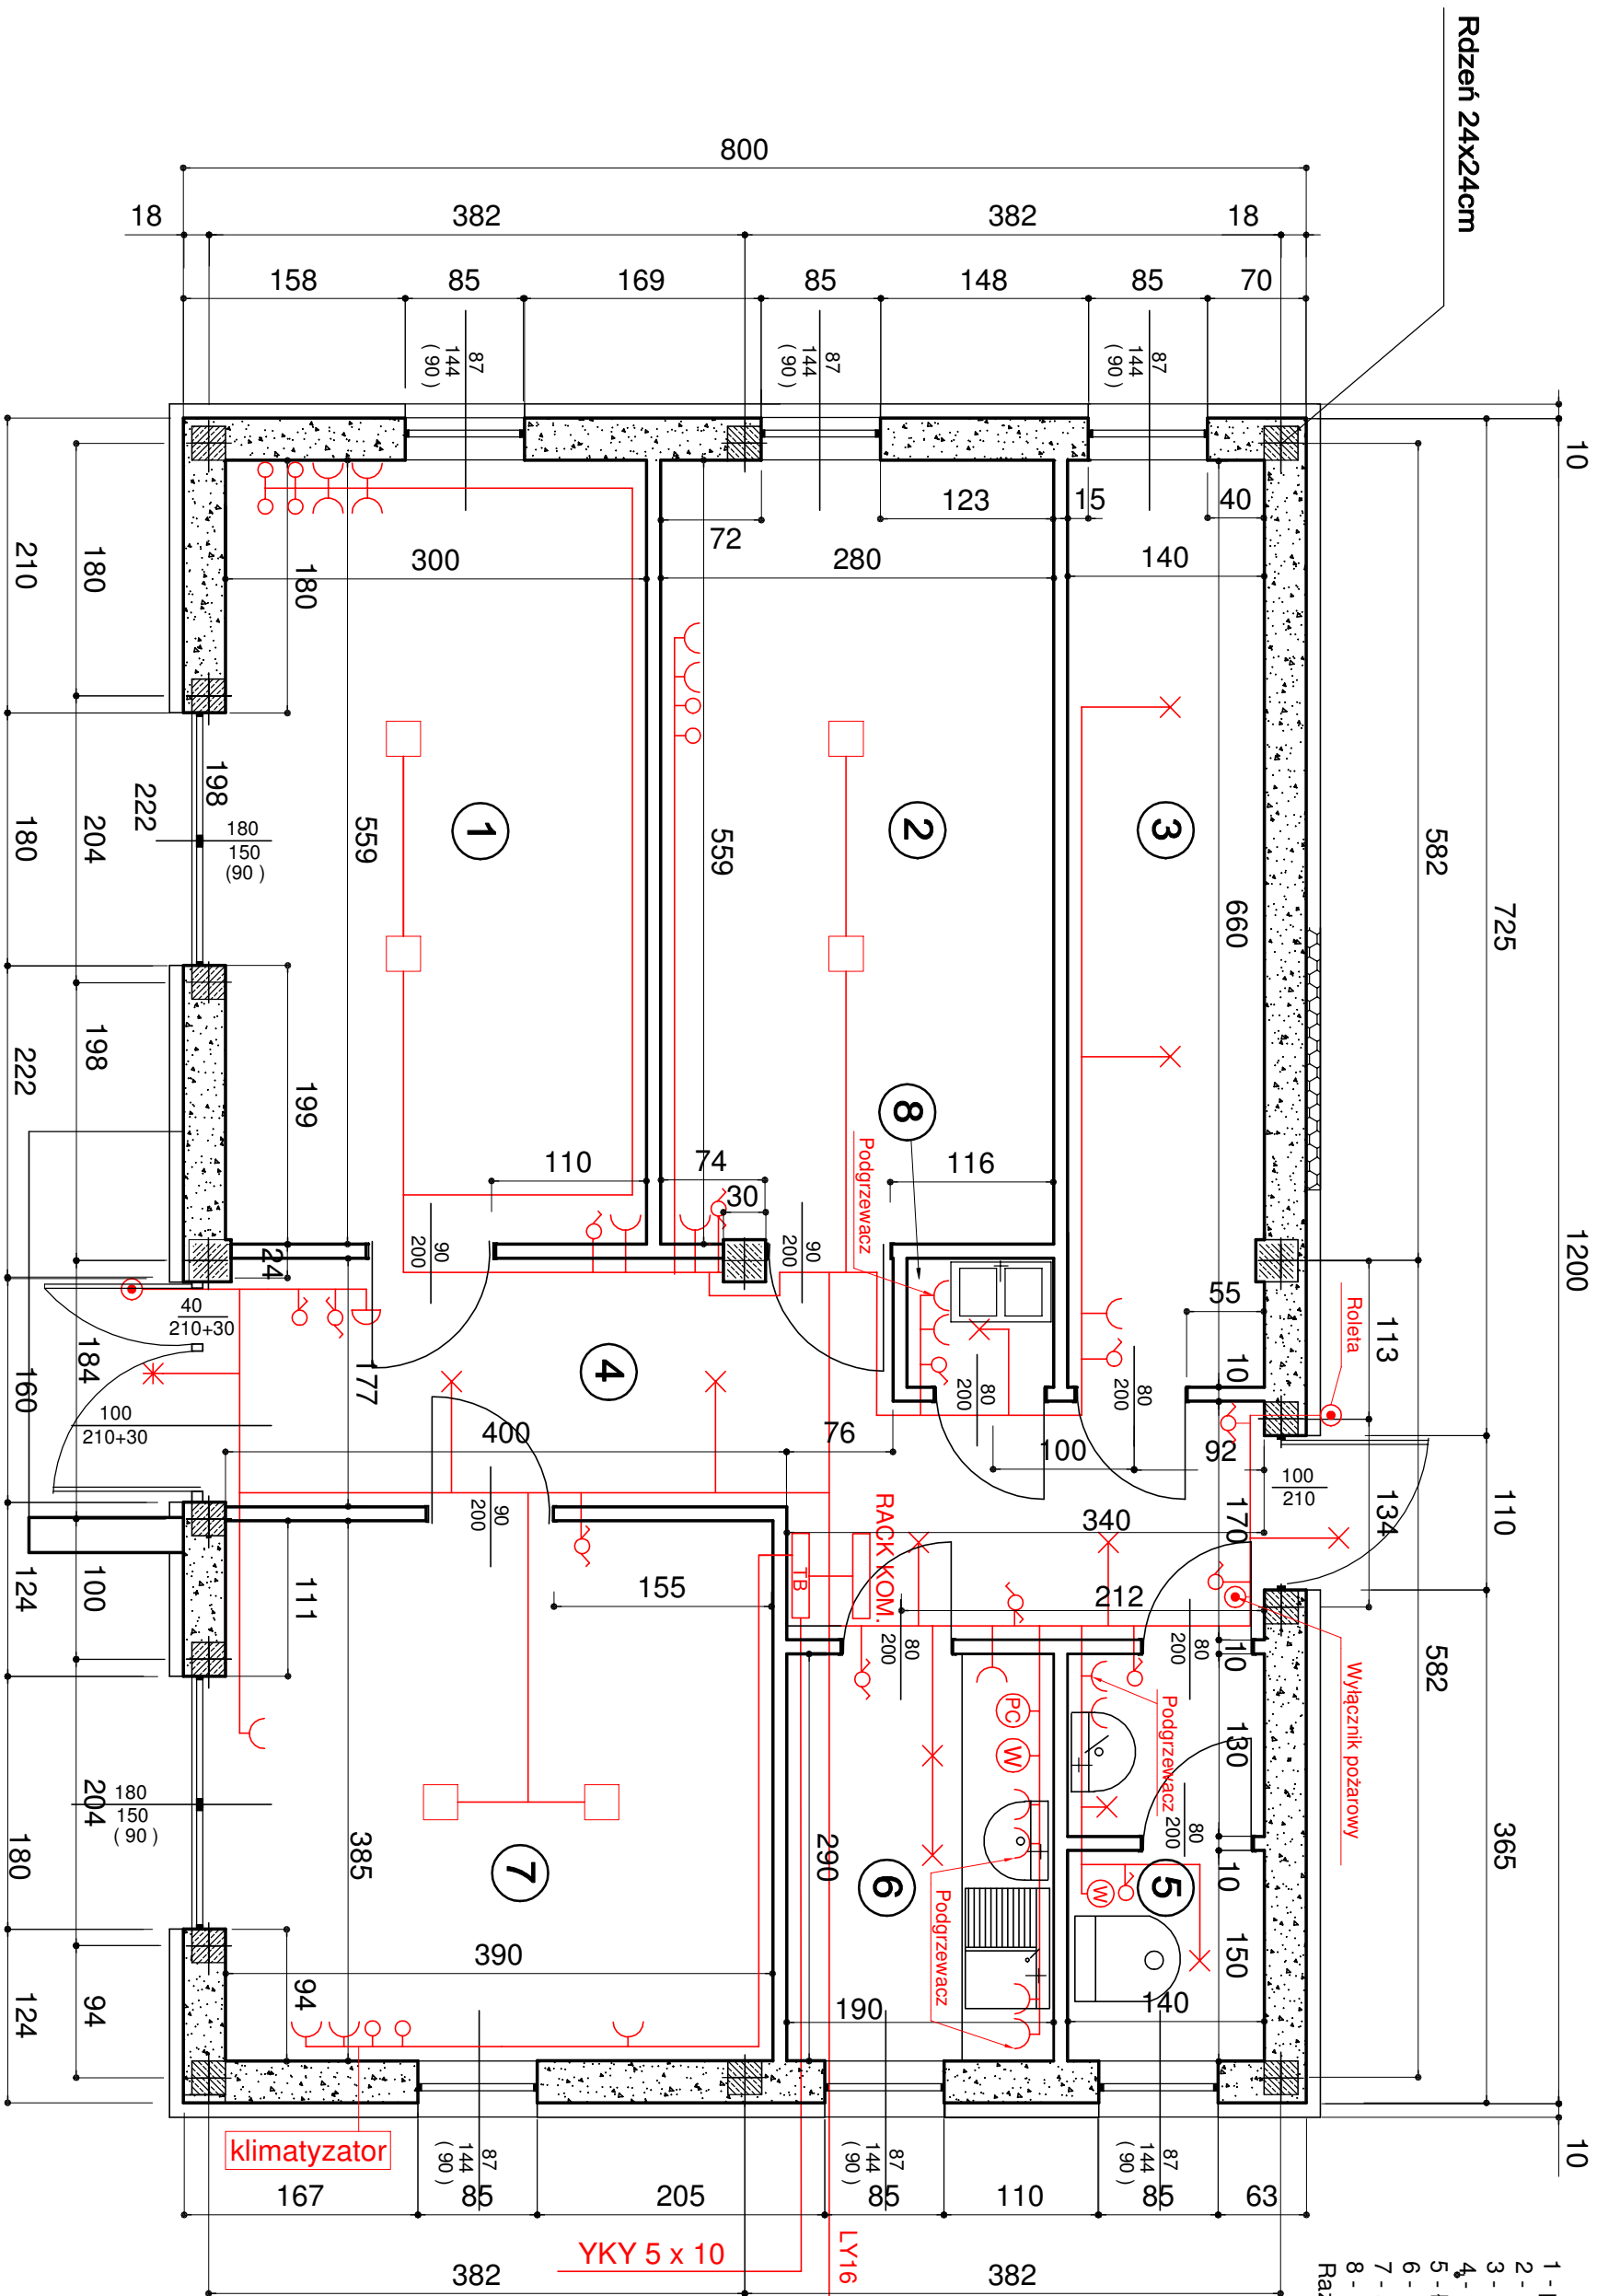

Z układu złączowo pomiarowego usytuowanego w skrzynce licznikowej przy poradni od strony północno - zachodniej

Uziom 3 x szpilka 2 m

LEGENDA:

- ⊔ dzwonek 230V
- gniazdo komputerowe
- ⊗ wentylator
- ⊕ pompa ciepła

- oprawa LED 36 W
- ✕ oprawa LED 21 W
- wyłącznik 1 biegowy IP 44 podtynkowy
- wyłącznik dwuklawiszowy IP 44 podtynkowy
- wyłącznik schodowy IP 44 podtynkowy
- przycisk 1 bieg IP 44 podtynkowy

Rzut przyziemia - instalacja elektryczna
Skala 1:50

Budowa parterowego pawilonu biurowego

Adres: Radzionków ul. Gajdasa nr dz. 2348/29

Inwestor: Przychodnia Lekarska RAD - MED Sp z o.o.
41-922 Radzionków ul. Gajdasa 1

Projektował: Jerzy Borkowiec
Nr uprawnień 487/77
marzec 2019

Nr. Rys. 19